


ŘEZ OBJEKTEM

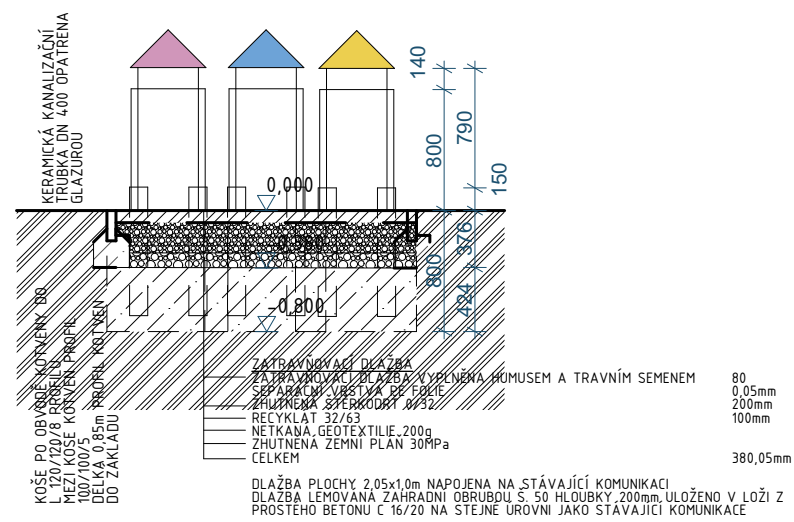


ODPADKOVÉ KOŠE – KOTVENY 3 VEDLE SEBE

ODPADKOVÉ KOŠE TRUBA KERAMICKÁ KANALIZAČNÍ OPATŘENA GLAZUROU
VÝŠKY 0,8m DN 400
TRUBA KOTVENA MECHANICKY DO ZÁKLADU Z PROSTÉHO BETONU C16/20 DO
NEZÁMRZNÉ HLoubKY SKRZE 4xL PROFIL 120/120/8
ODPADKOVÉ KOŠE OPATŘENY HLAVICÍ PROTI ZATĚKÁNÍ - HLAVICE KÖNICKÁ
TYPOVÁ PRO UKONČENÍ KANALIZAČNHO POTRUBÍ - BARVA DLE TYPU ODPADU
/ČERNÁ, MODRÁ, ŽLUTÁ/

KOŠE BUDOU OSAZENY NA 2 MÍSTECH - V PROSTORU U MINISKATE A V
PROSTORU U WORKOUT

PŮDORYS OBJEKTU

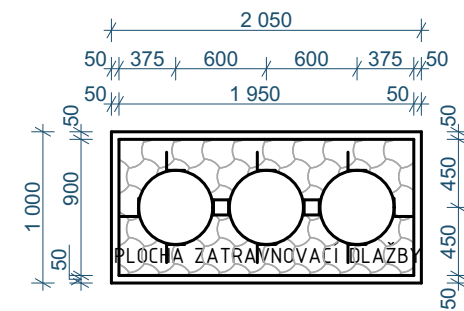

ZAHRADNÍ OBRUBA LEMUJÍCÍ ZATRAVŇOVACÍ DLAŽBU


KOŠE PO OBVODĚ KOTVENY DO 8x L 120/120/8 PROFIL
MEZI KOŠE KOTVEN 2x PROFIL 100/100/5
VŠECHNY PROFILY DÉLKY 0,85m PROFILY KOTVENY DO
ZÁKLADU

Výkres	Profil	Délka	Ks	Celková délka profilu	
				L120/120/8	100/100/5,0
prutová výztuž	L 120/120/8	0,85	8	6,80	
	100/100/5,0	0,85	2		1,70
				6,80	1,70
				14,70	15,30
				99,96	26,01
CELKOVÁ HMOTNOST PRUTŮ					125,97
DRUH OCELI					

LEGENDA ŘEZ

- ZATRAVŇOVACÍ DLAŽBA
- ZHUTNĚNÁ ŠTĚRKODRŮŽ 0/32
- RECYKLÁT 32/63
- BETON PROSTÝ C 16/20
- GEOTEXTILIE 200g/m2

ZÁKLADOVÉ KONSTRUKCE

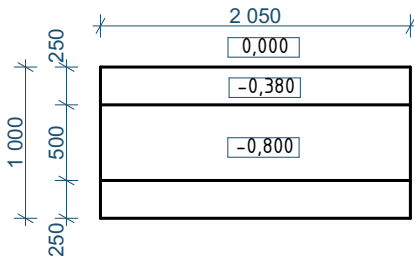

±0,000 = 173,00 m.n.m.

SOUŘADNÝ SYSTÉM: S-JTSK

VÝŠKOVÝ SYSTÉM: BpV

GENERÁLNÍ PROJEKTANT:			PROJECTICON S.R.O.	
VEDOUČÍ PROJEKTANT			PROJEKČNÍ A KONZULTAČNÍ KANCELÁŘ	
Ing. Pavel Ježek			Projecticon s.r.o.	
Ing. Jana Dvořáková			Antonína Kopeckého 151	
Ing. Pavel Ježek			549 22 Nový Hrádek	
INVESTOR: Obec Vranovice			IČO: 28809459	
Školní 1; 691 25 Vranovice				
STAVBA: VRANOVICE SPORTOVIŠTĚ - 1. ETAPA			FORMÁT	A3
OBJEKT: Sportoviště			DATUM	04/2022
OBSAH: D.1.1 Architektonicko stavební řešení			STUPEŇ PD	DPS
Odpadkový koš			MĚŘÍTKO 1:50	Č. VÝKR. D.1.1.7