


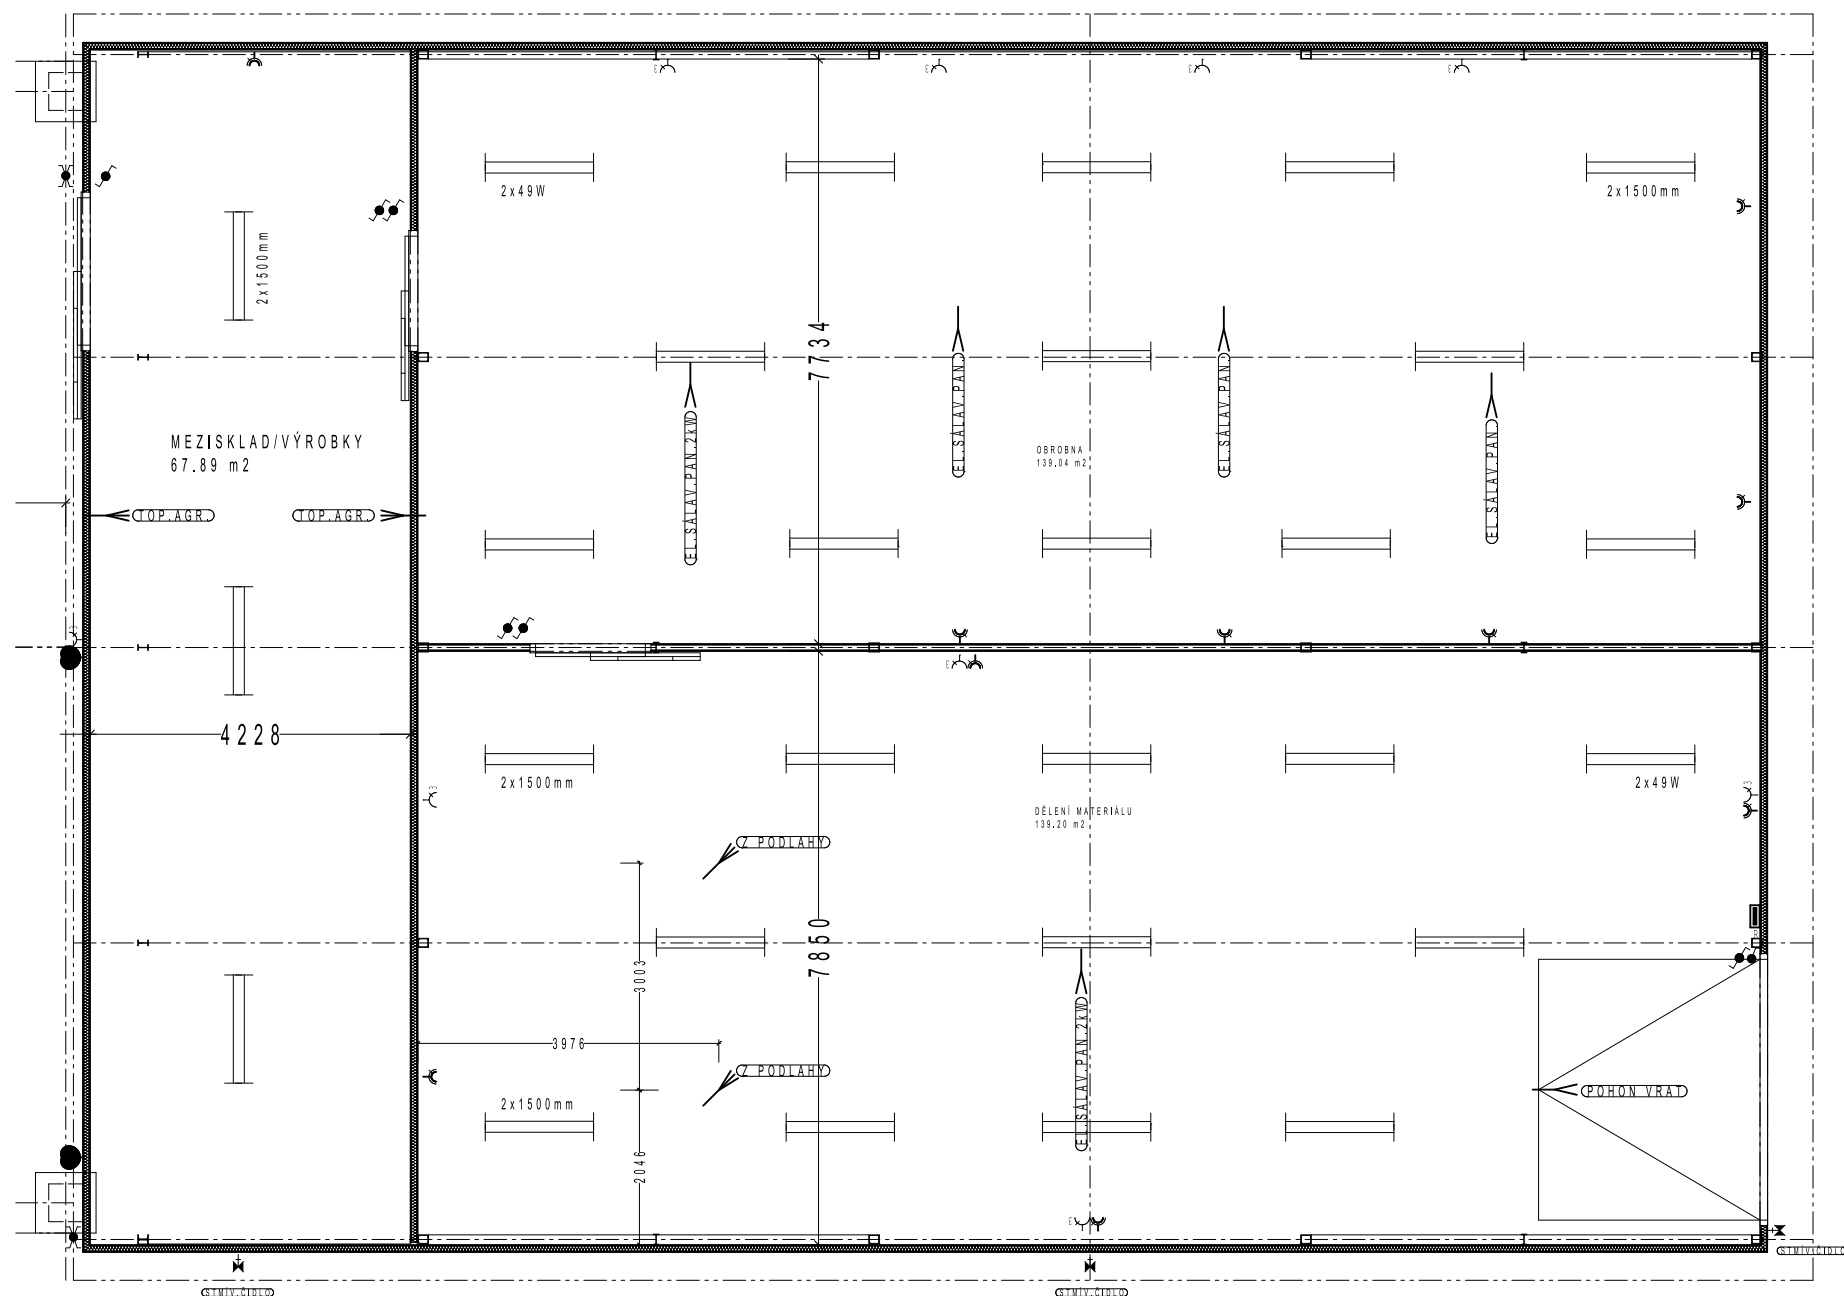

LEGENDA :

- stropní a nástěnné svítidlo
- venkovní a venkovní nástěnné svítidlo (LED)
- zářivkové svítidlo
- 1x, 2x zásuvka 10/16A, 250V, 1x zásuvka IP 44
- 2x zásuvka 10/16A pro PC s přepět.ochr.
- 1x zásuvka 16A, 400V
- vývod 3f. pro top.agregát
- vývod 1f. pro el.spotřebiče
- digestoř - dodávka vzt.
- ventilátor pro přívod/odvod vzduchu
- jednopol, sériový
- střídavý, střídavý dvojitý, křížový
- jednopol, sériový, křížový IIP44
- ochranné pospojování předmětů
- rozsaděč R
- domácí zvonek
- termostát

SO 01 - NÁVRH ELEKTR.INSTALACE

PŮDORYS PŘÍZEMÍ/1.NP

M = 1 : 100

AUTORSKÁ PRÁVA VYHRAZENA VE SMYSLU ZÁKONA Č.121/2000 Sb.				 www.smejkalove.cz Ing.arch. V.Smejkal, autorizovaný architekt ČKA 00359 Svobodin 30, 294 04 Dolní Bousov, tel.603 420 600
Zpracovatel/autor	Vypracoval	Revize		
Ing.arch.V.Smejkal		Datum	06/2015	
		Stupeň PD	prováděcí	
Místo stavby k.ú. Poučnick, p.č.1070/2, st.270	Stavební úřad	Beroun		
Stavebník KERAL a.s., Karlštejn 261, okres Beroun, PSČ 267 18, IČO 267 30 758				
Vlastník nemovitosti KERAL a.s., Karlštejn 261, 267 18 Beroun, IČO 267 30 758				
Stavba				
Stavební úpravy skladové haly na parc.č.st.270 v k.ú.Poučnick				
Objekt/profese SO 01 - Sklad surovin - ELEKTRICKÁ INSTALACE				Měřítko 1 : 100
Dílčí část NÁVRH				
Předmět výkresu PŮDORYS 1.NP - ELEKTRICKÁ INSTALACE				
				Č.výkresu SO 01 - 10