




Pudorys 2.NP

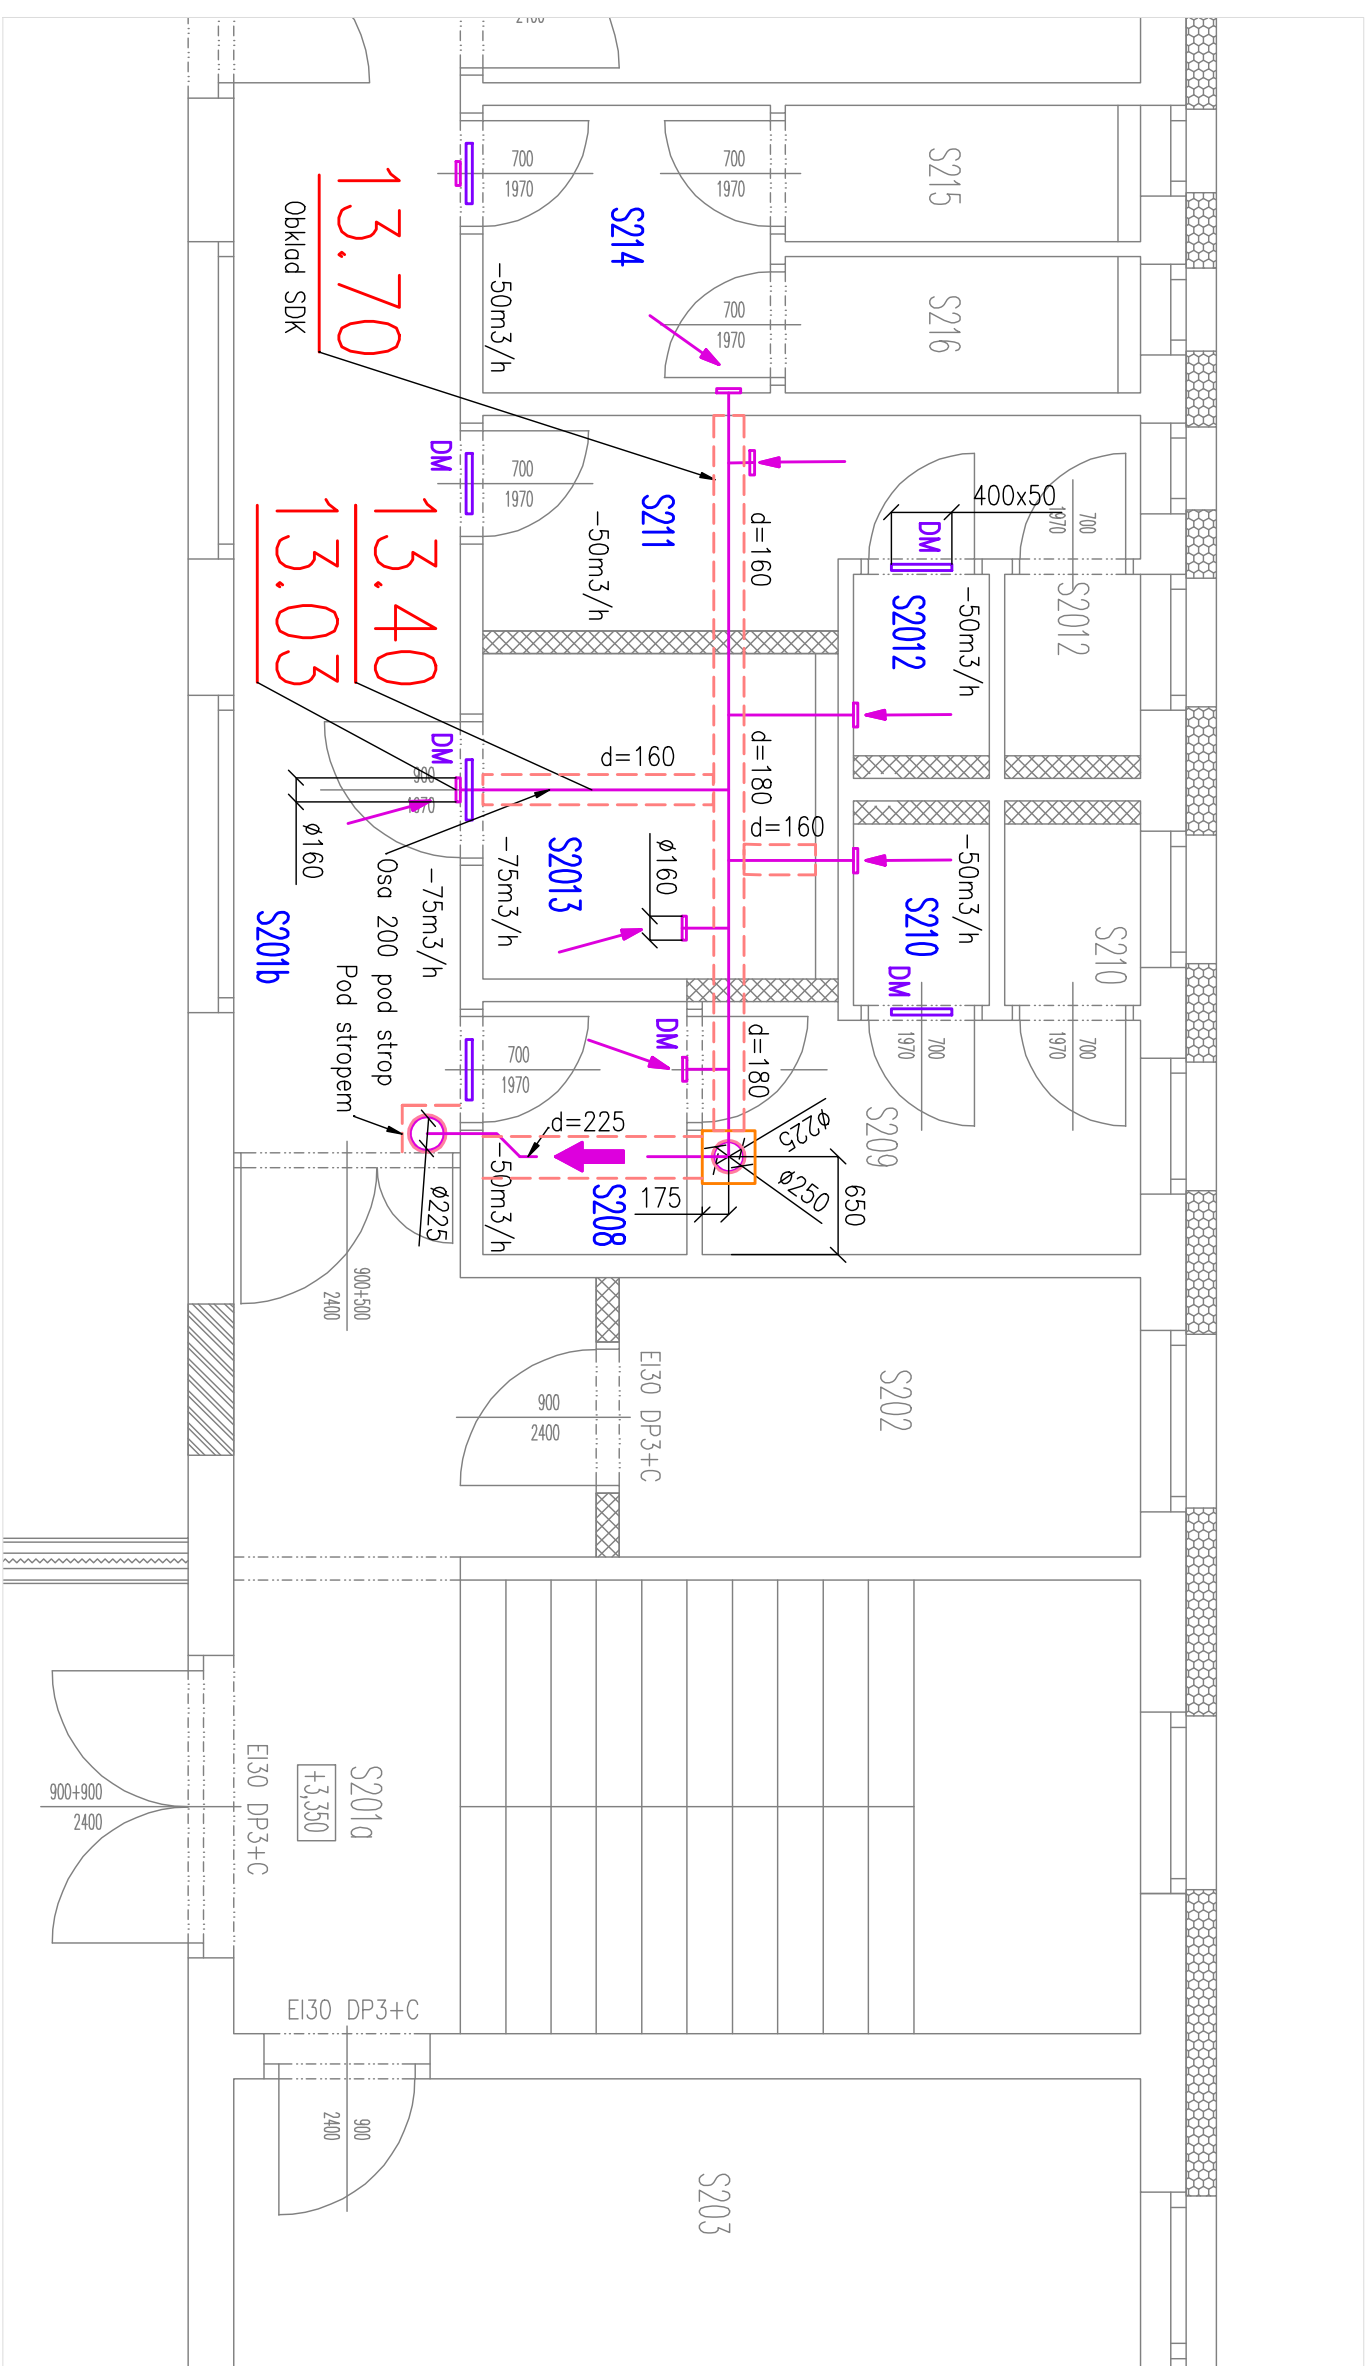


Pudorys 1.NP

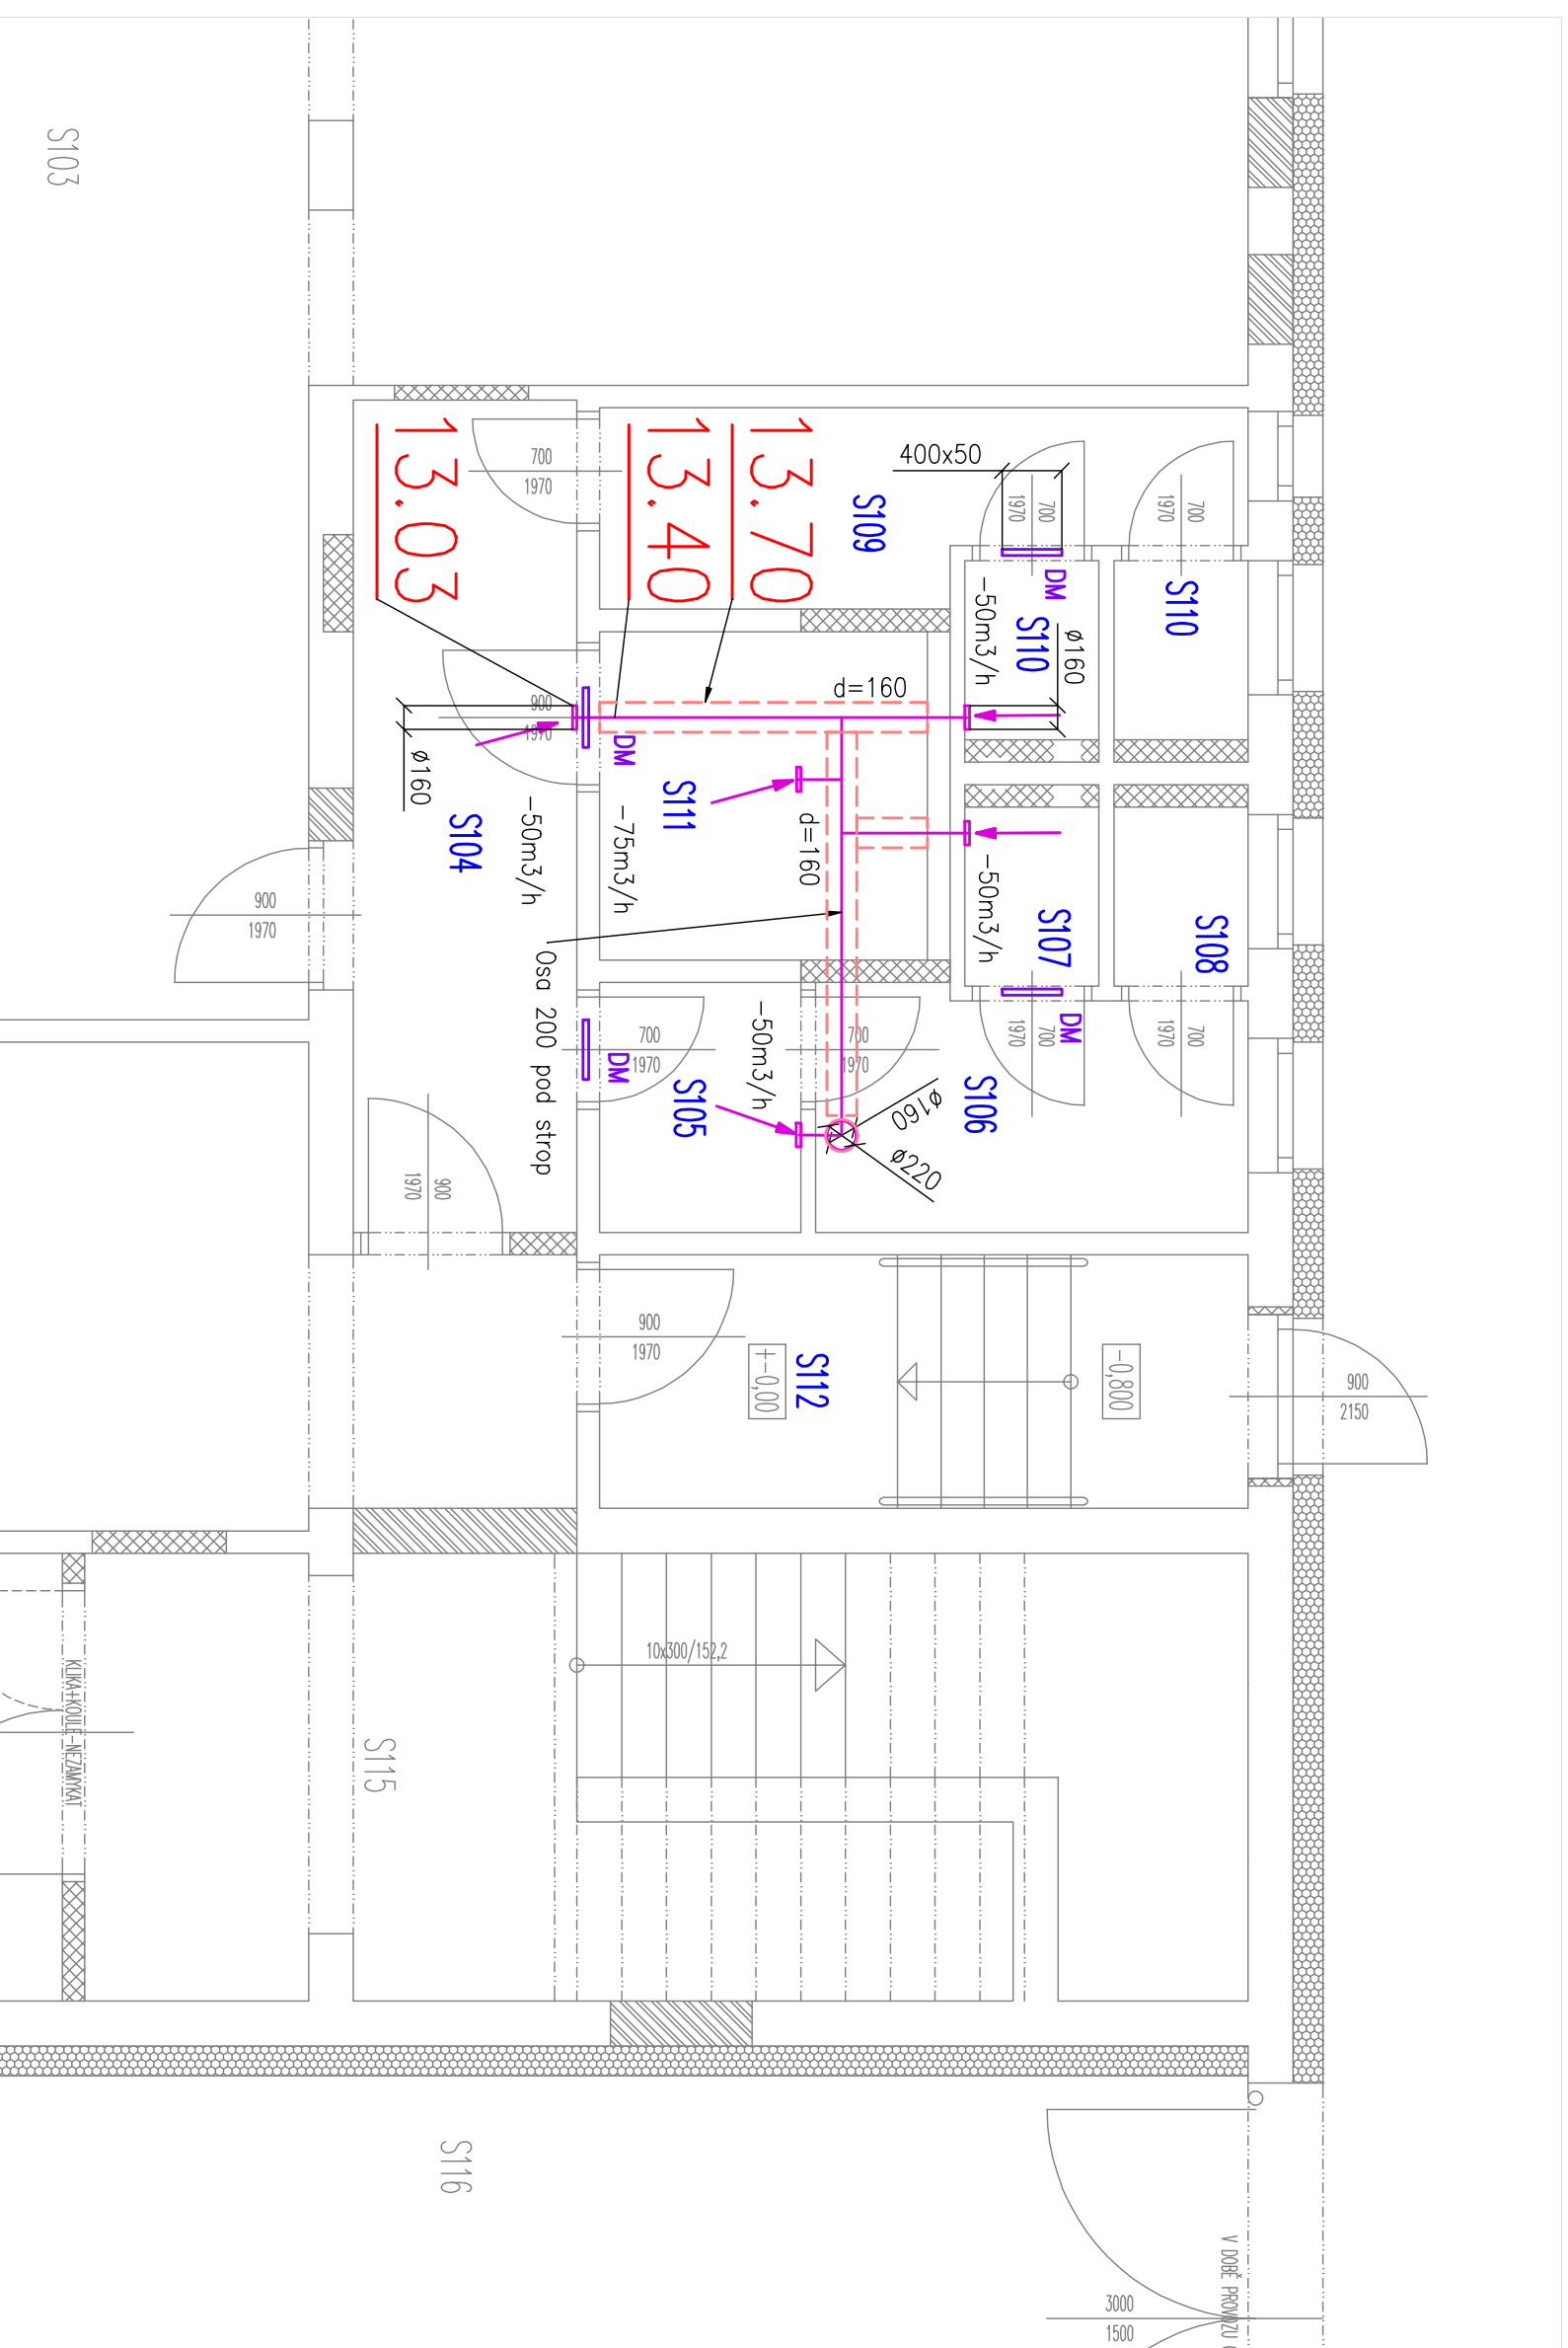


Podkrovní

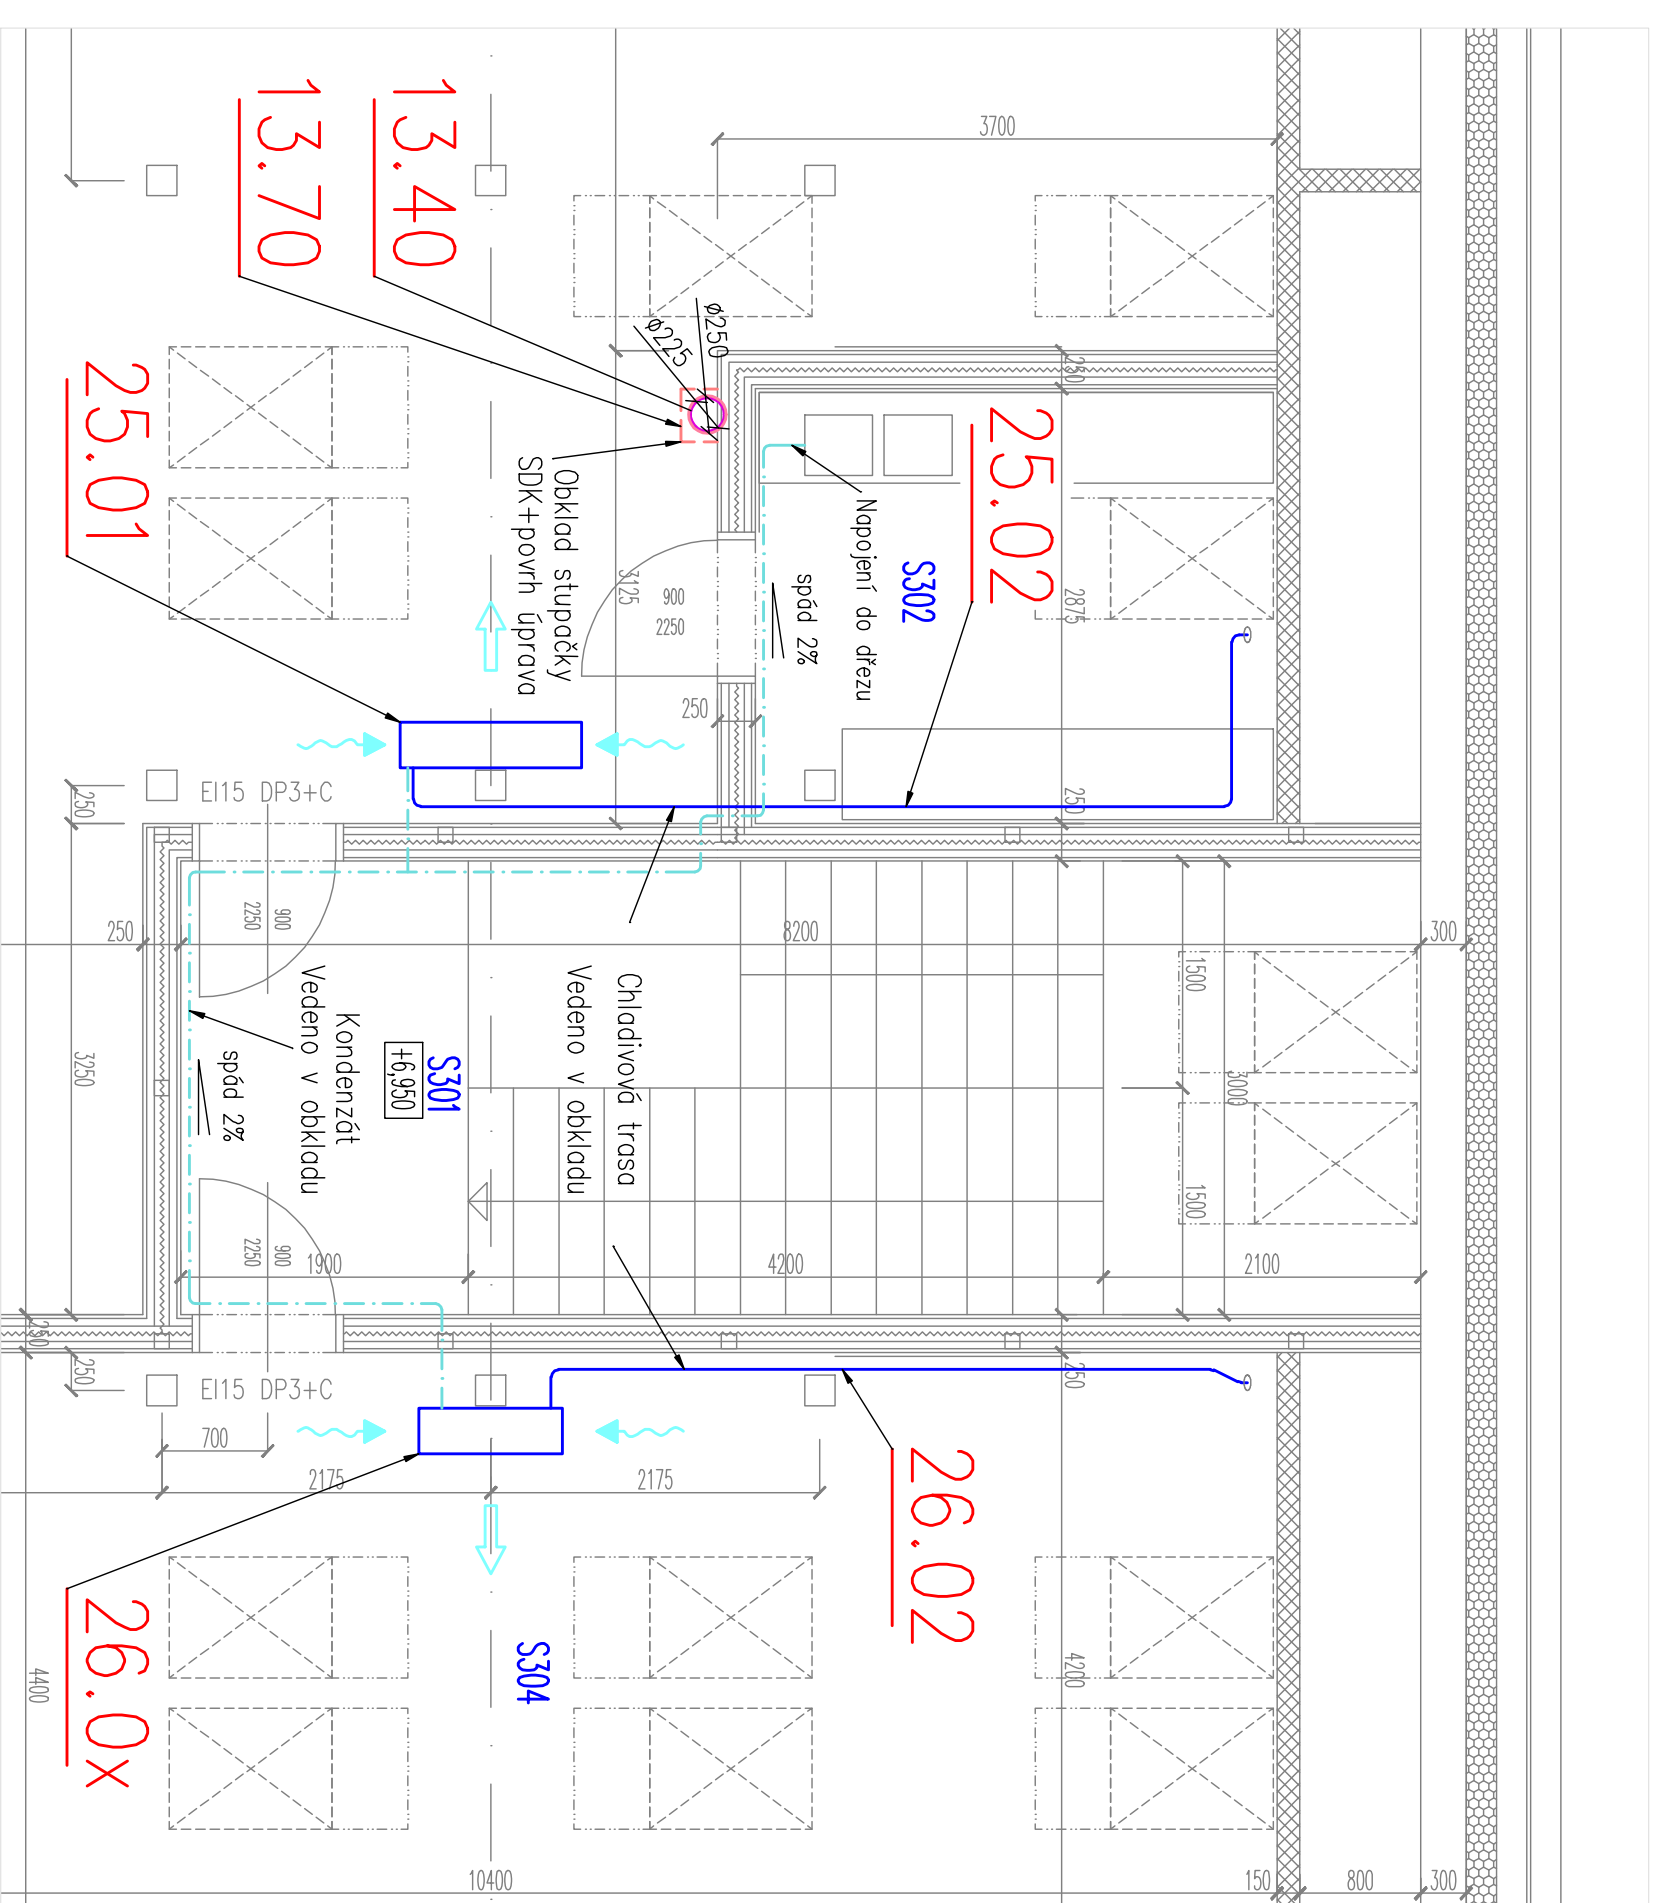


Řez z.č. 13.01

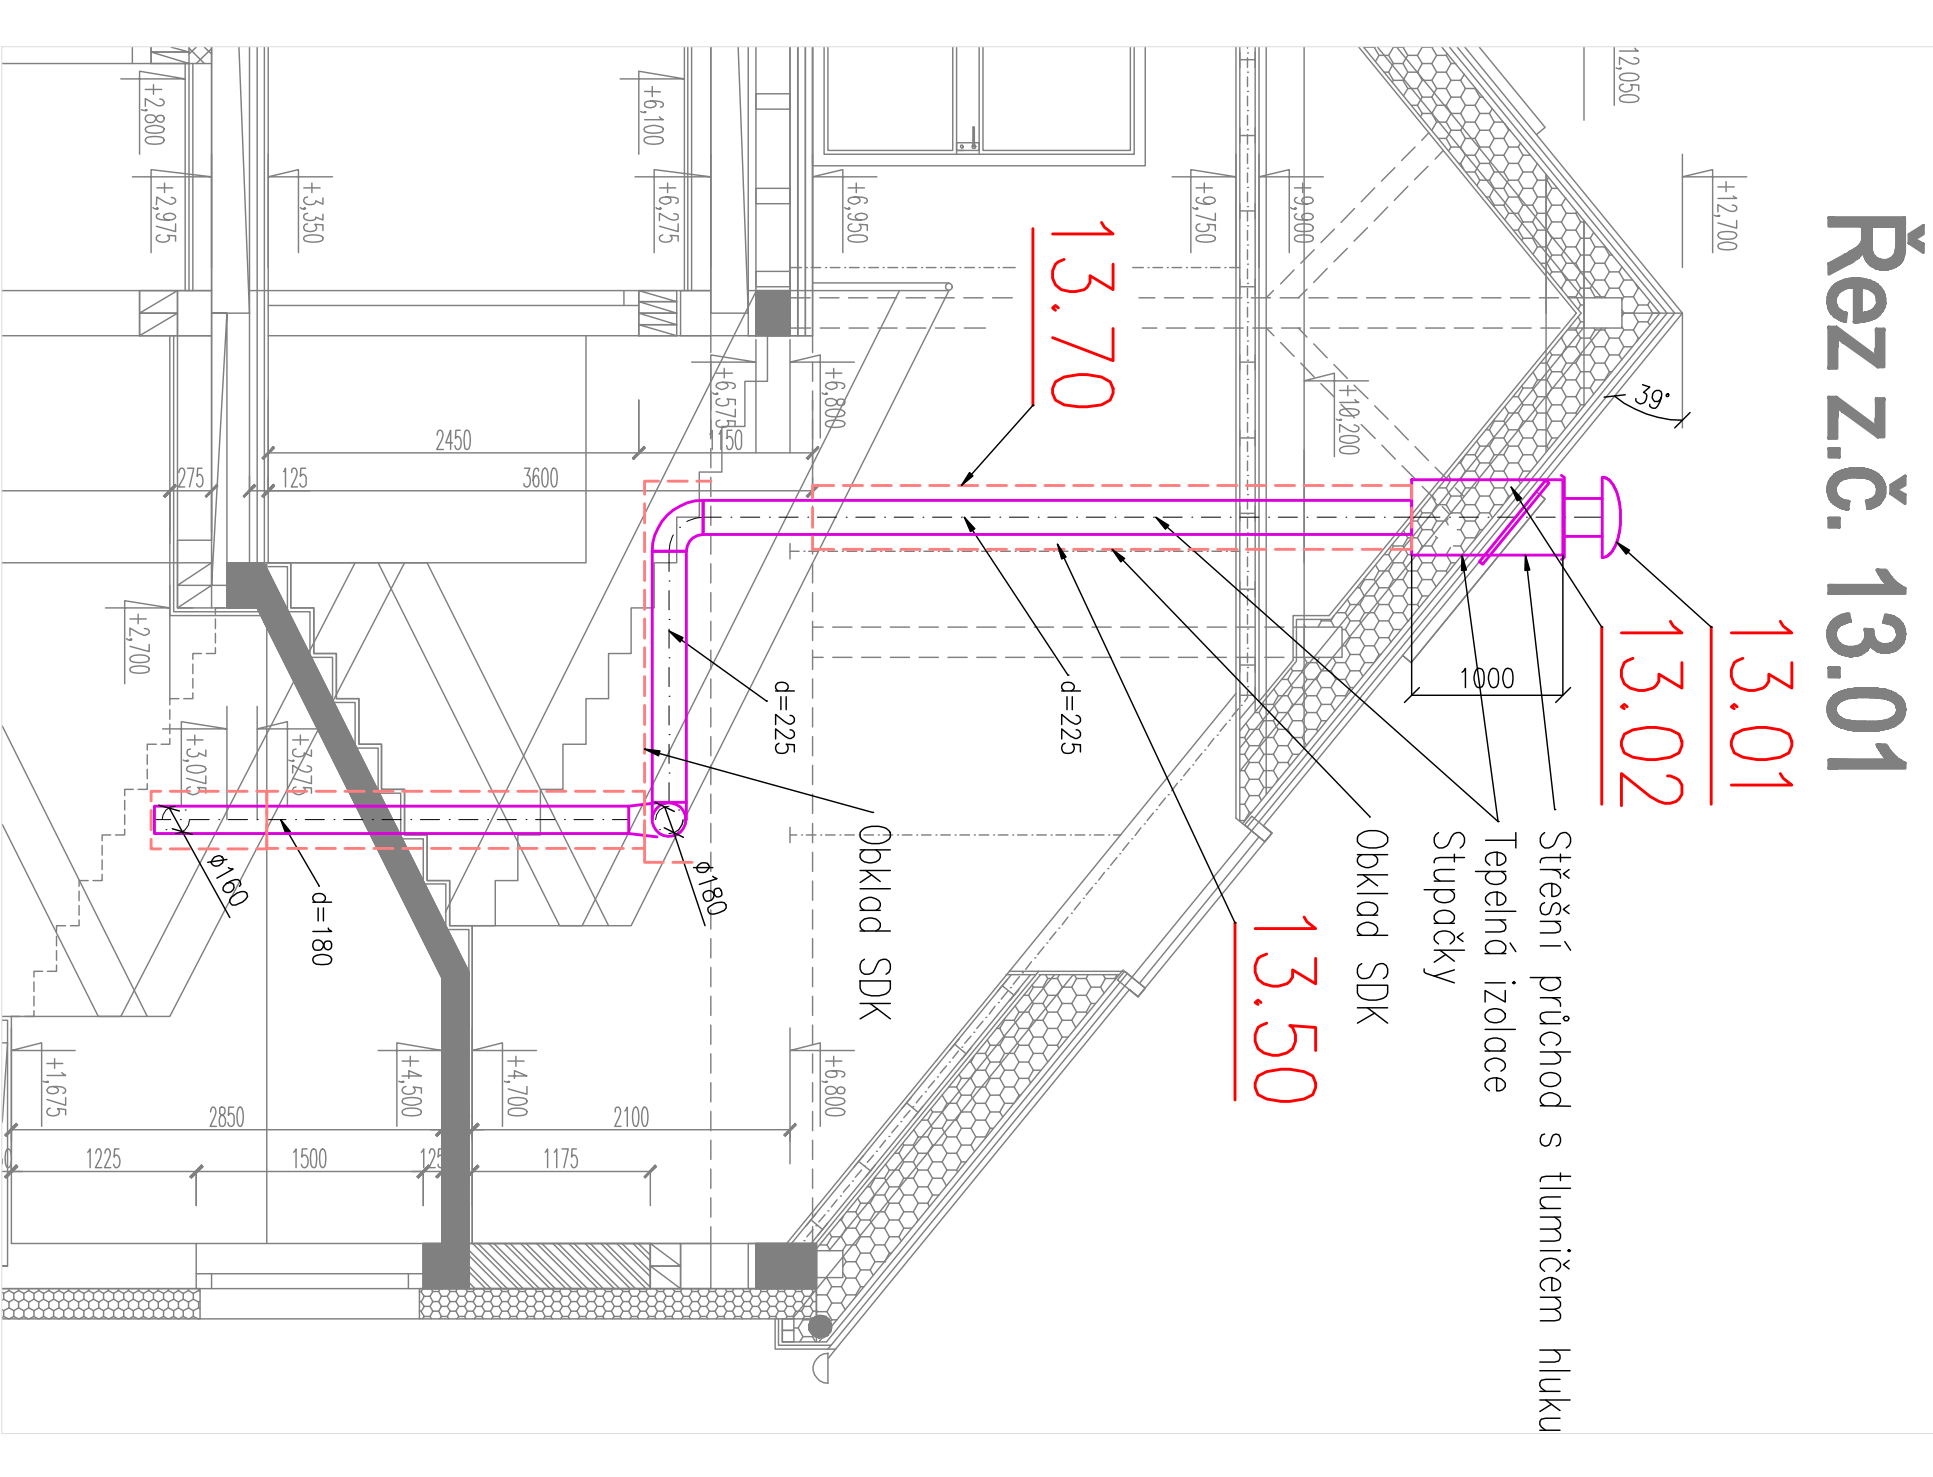

Řez příčný Přes S304

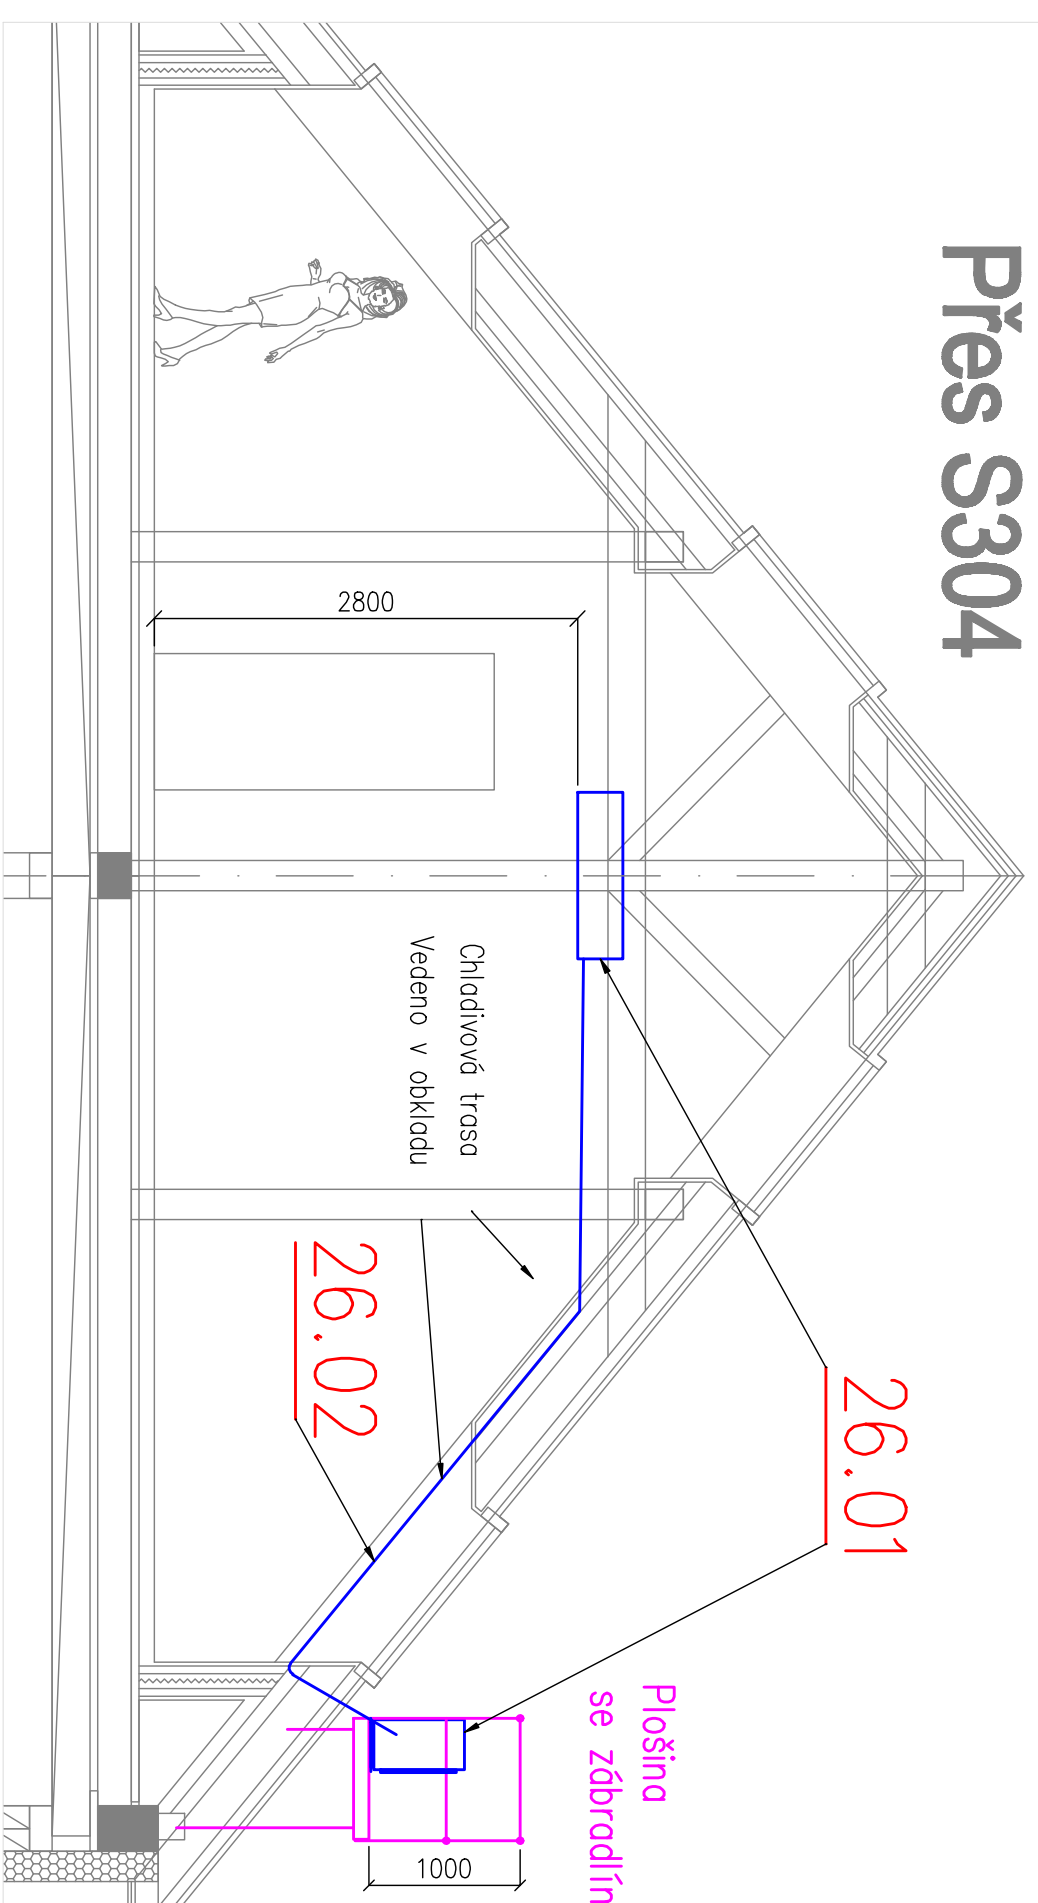


Podkroví-det.instal. na střeše

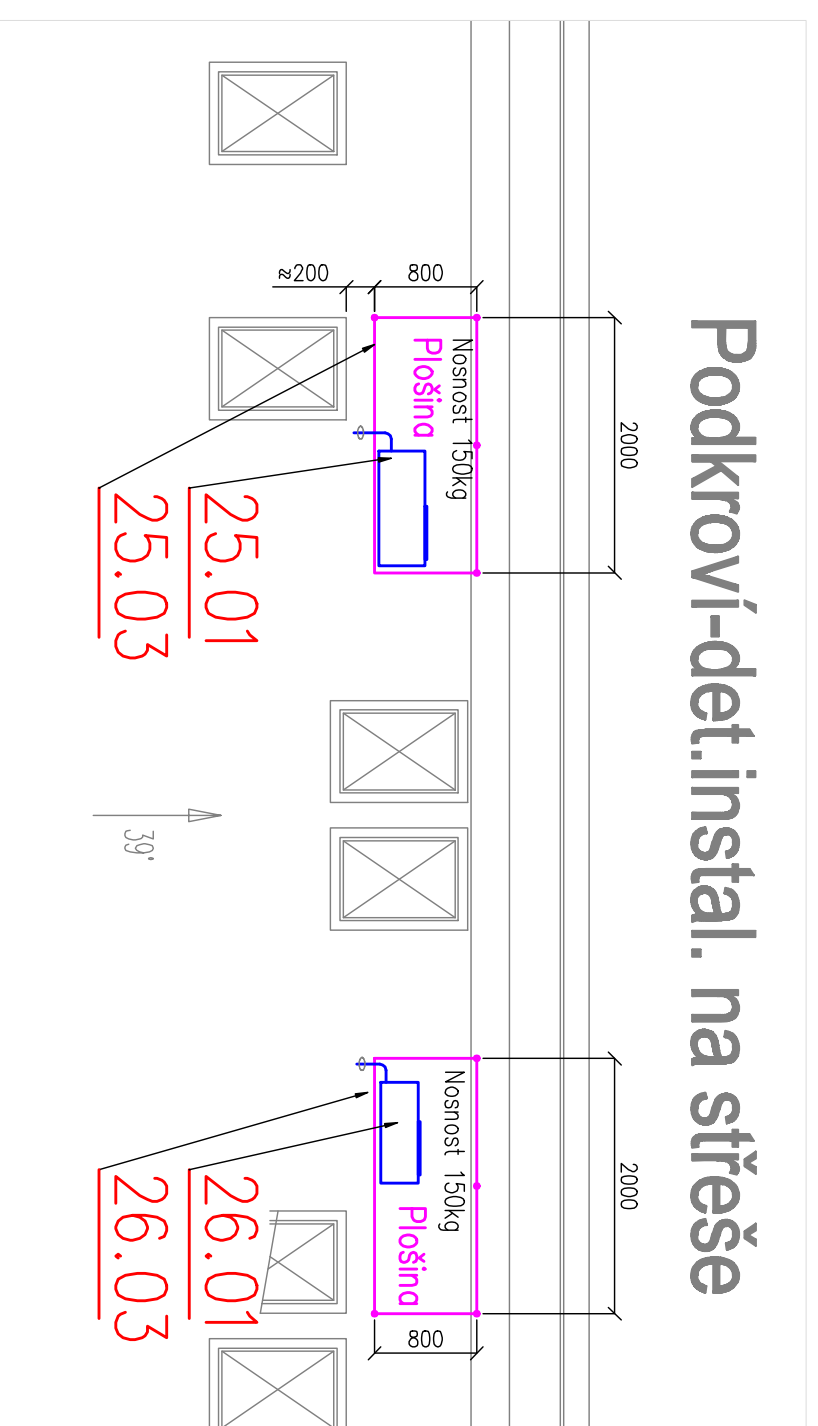

Púdorys 1.NP HZ

HZ zaměstnanci a veřejnost

HZ zaměstnanci a veřejnost

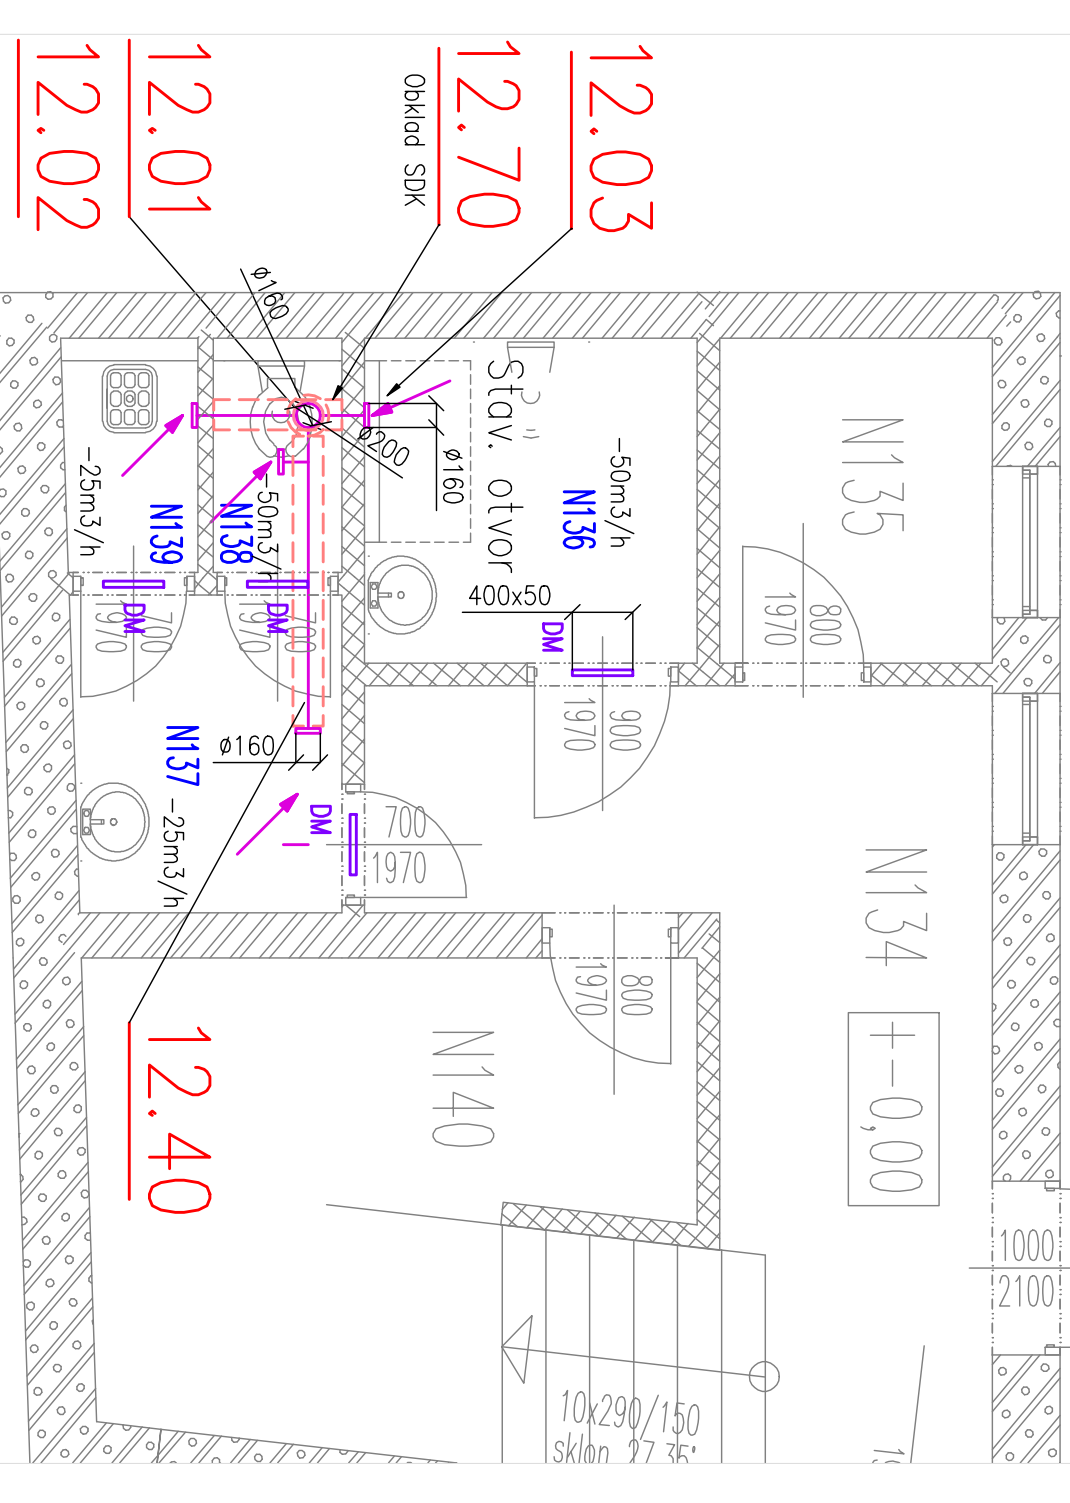

Gen. projektant	Zodp. projektant	Výkoncoví	Kontrolní
Ing. Arch. I. TESÁK	Ing. JOSEF ŠVRGODA	Ing. JOSEF ŠVRGODA	Ing. PETR POLČIČEK
Základník	PROJEKT A DOKUMENTACE	BRATISLAVA 1987 / 0501 / KODOLIN	
Inventar	OBEC VANOVICE		
Miesto stavby	VANOVICE		
Adresa			

VZDĚLÁVACÍ CENTRUM U FLORIÁNKY 57

VRANOVCE


2. ETAPA - STAVEBNÍ ÚPRAVY

SO/RS
SO 01 SP

Slovakia

D.1.4 TECHNIKA PROSTŘEDÍ STAVBY - VZDUCHOTECHNIKA

Gen. výkres	Číslo zakázky
	TP-16-42019
	Datum 03/2017
	Formát A4
	Revize 00
	Stupeň DPS
	Měřítko 1:50
Gen. výkres	Právo



LAIR
TECHNOLOGY

Odpovědný zástupce: 868 8116000, 00 5320048
Ing. Petr Polčíček
e-mail: petrp@lairtechnology.cz, www.lairtechnology.cz